


MUTUA INTERCOMARCAL

Titulo del proyecto:	Establecimiento Mutua Tarragona	Núm. Plano:	
Titulo Plano:	Emplazamiento		
Situación:	C/Fortuny nº12A - cantonada C/Gobernador Gonzalez nº12		
Fecha:	Mayo 2022		
Referència:	202210		
Escala:	1/100 A3	0 1 2m	
Facultativos:	David Novio y Tremp Ingeniero Colegiado 24.871		
Dibujante:	OE		
Revisado:	DN		
Aprobado:	DN		
Plano:	001	Signatura:	

DI-01


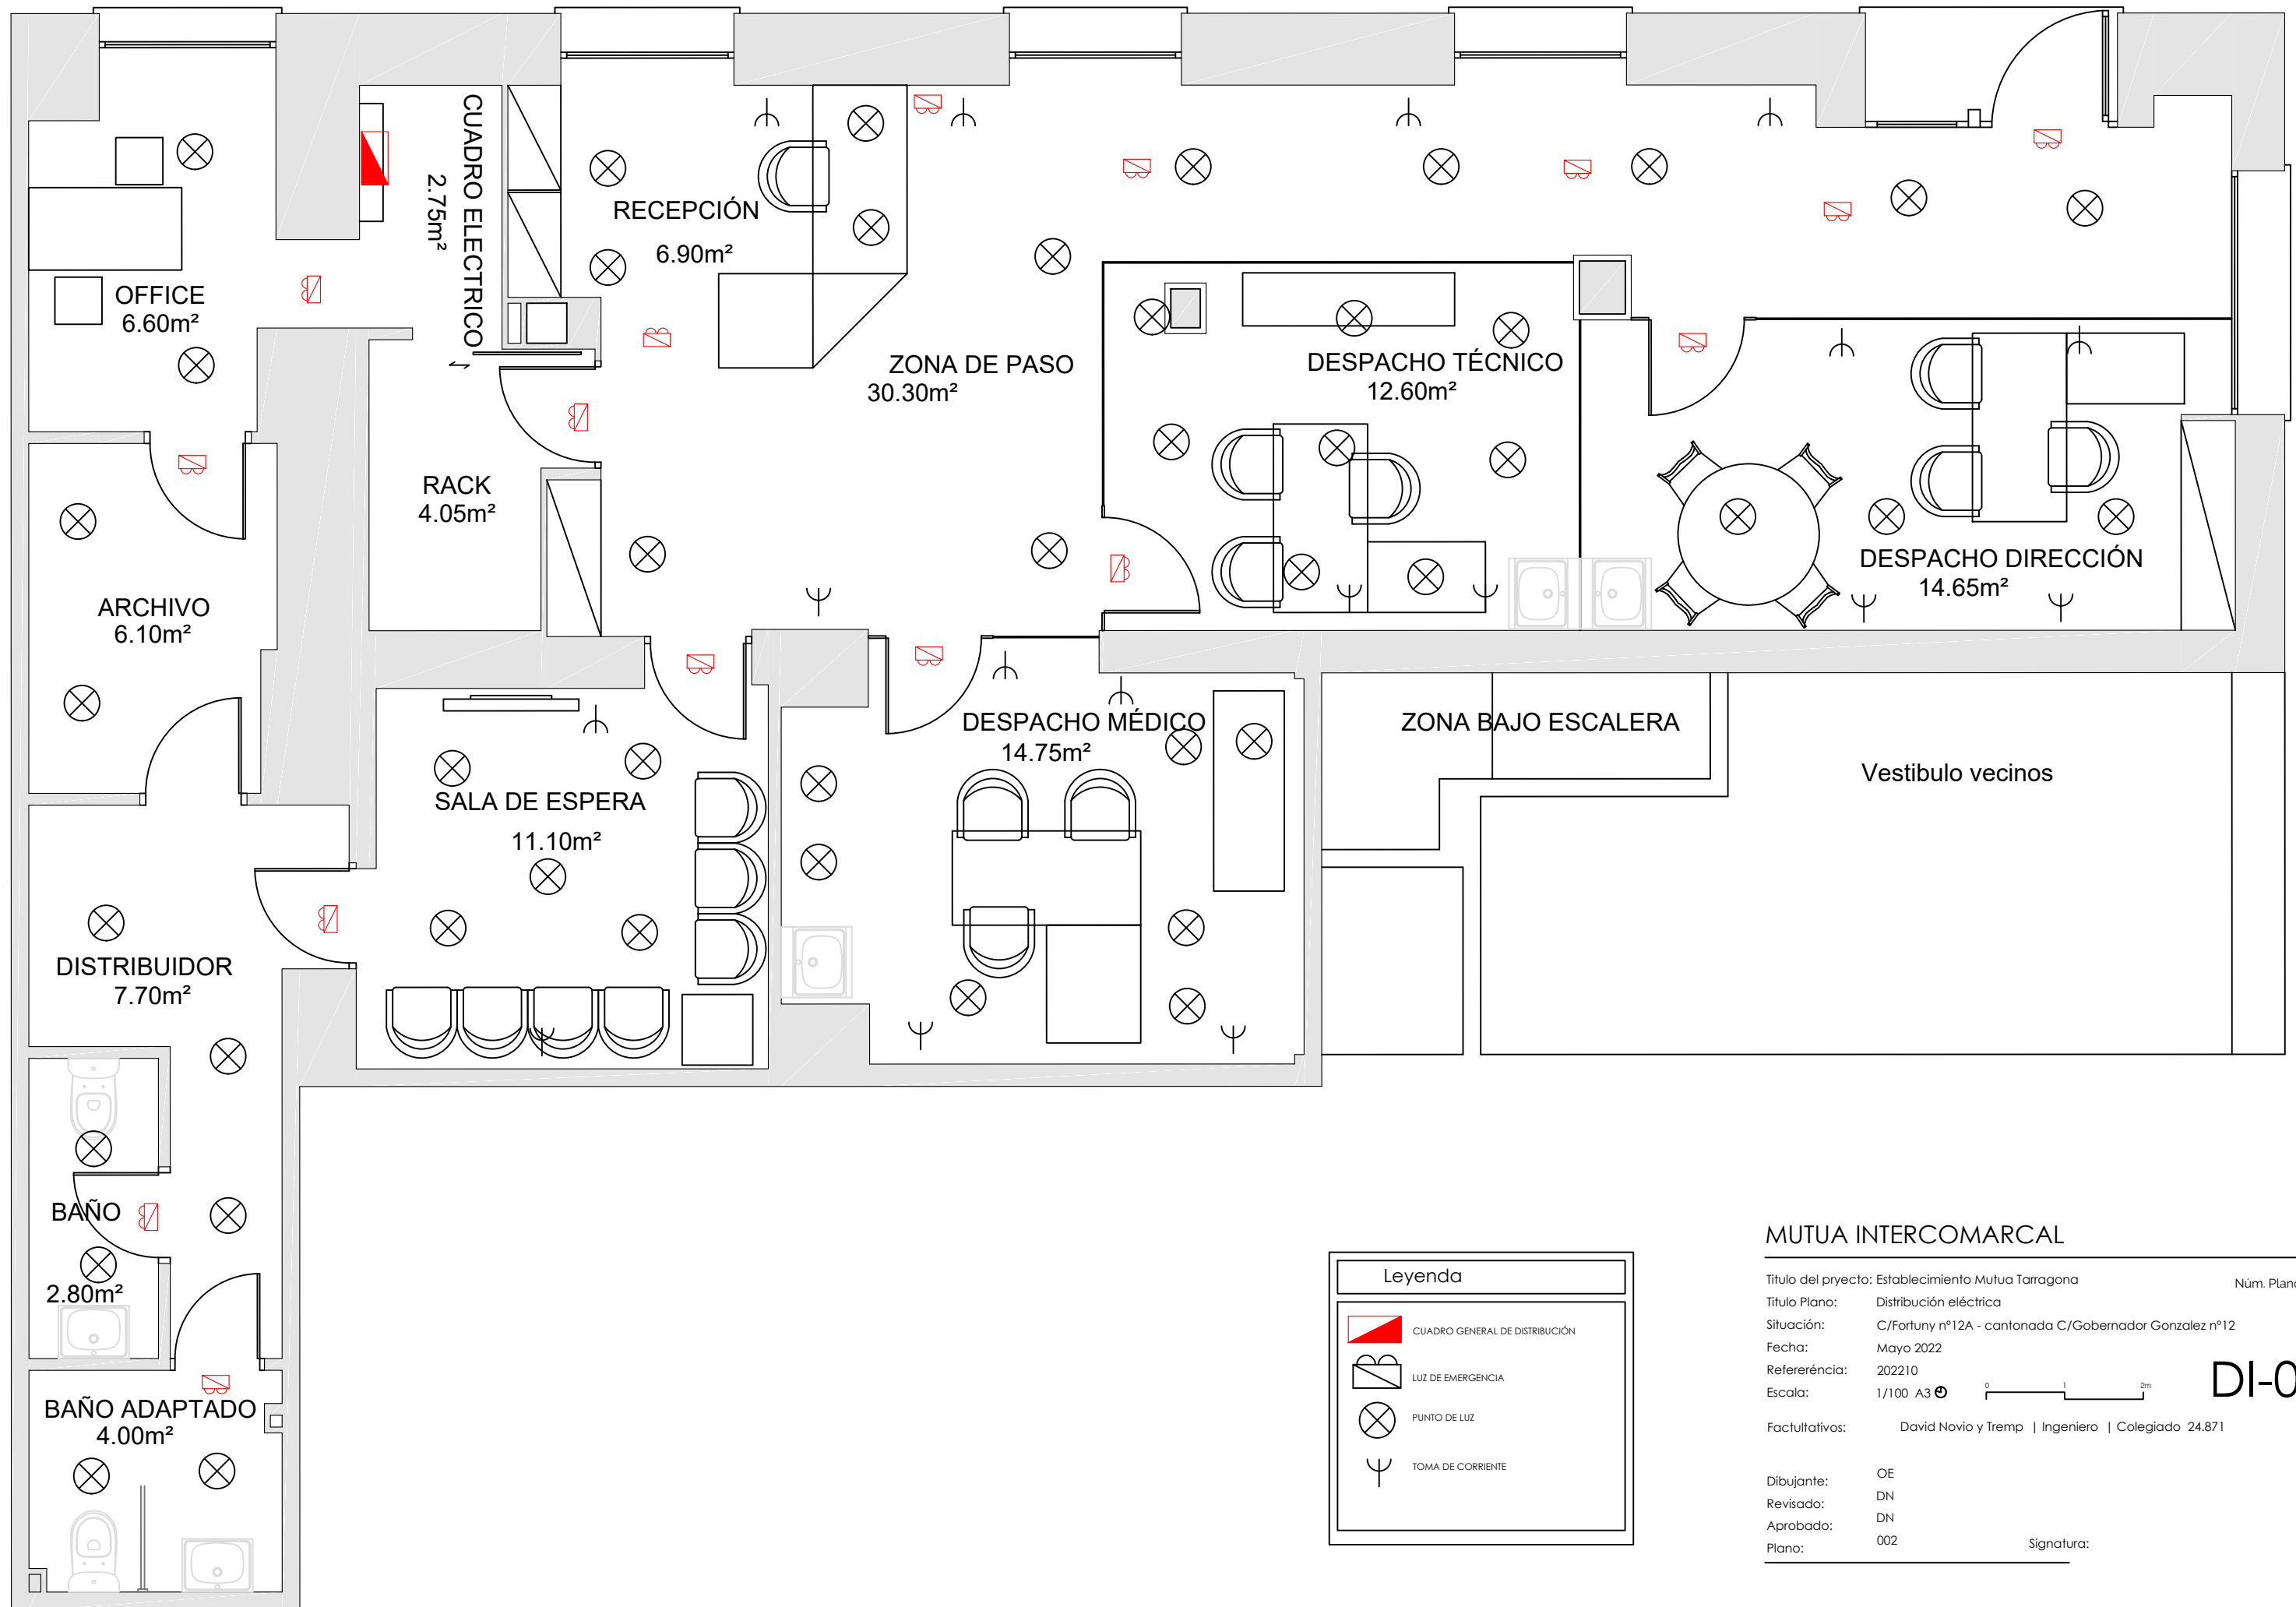


Leyenda	
	CUADRO GENERAL DE DISTRIBUCIÓN
	LUZ DE EMERGENCIA
	PUNTO DE LUZ
	TOMA DE CORRIENTE

MUTUA INTERCOMARCAL

Título del proyecto: Establecimiento Mutua Tarragona Núm. Plano:
 Título Plano: Distribución eléctrica
 Situación: C/Fortuny nº12A - cantonada C/Gobernador Gonzalez nº12
 Fecha: Mayo 2022
 Refererència: 202210 **DI-02**
 Escala: 1/100 A3
 Facultativos: David Novio y Tremp | Ingeniero | Colegiado 24.871
 Dibujante: OE
 Revisado: DN
 Aprobado: DN
 Plano: 002 Signatura:

Cuadro General de Mando y Protección

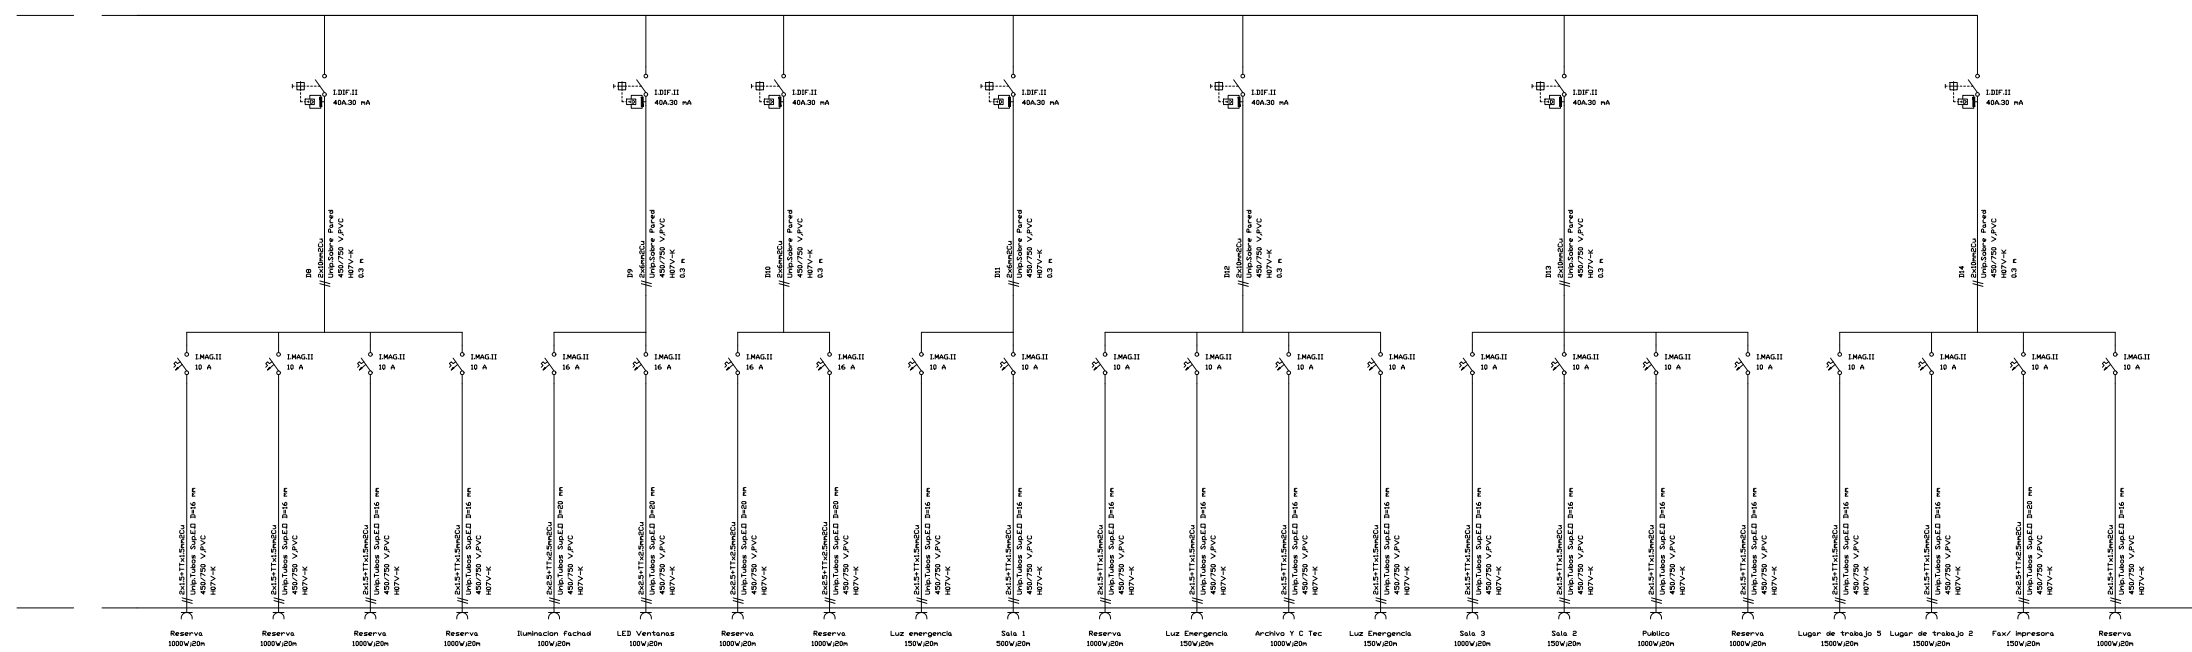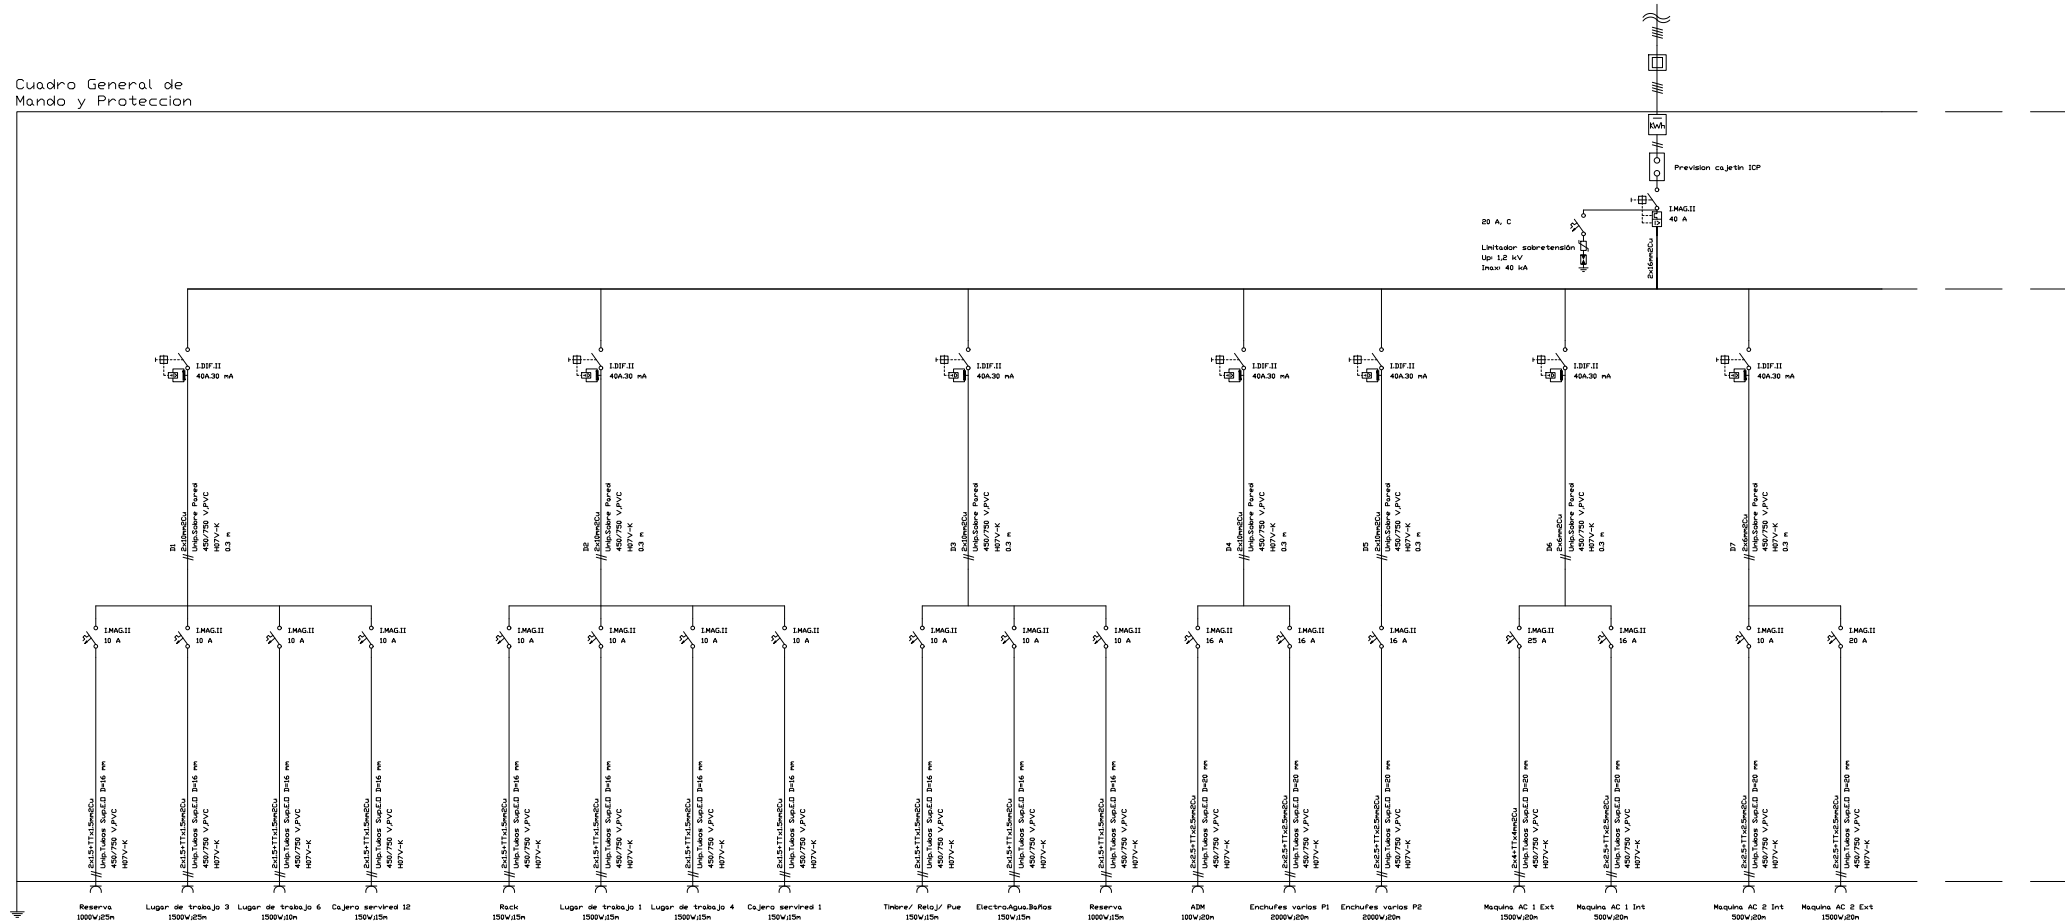

MUTUA INTERCOMARCAL

Título del proyecto: Establecimiento Mutua Tarragona
 Título Plano: Esquema unifilar
 Situación: C/Fortuny nº12A - cantonada C/Gobernador Gonzalez nº12
 Fecha: Mayo 2022
 Referencia: 202210
 Escala: 1/100 A3

DI-03

Facultativos: David Novio y Tresp | Ingeniero | Colegiado 24.871

Dibujante: OE
 Revisado: DN
 Aprobado: DN
 Plano: 003
 Firma: _____