

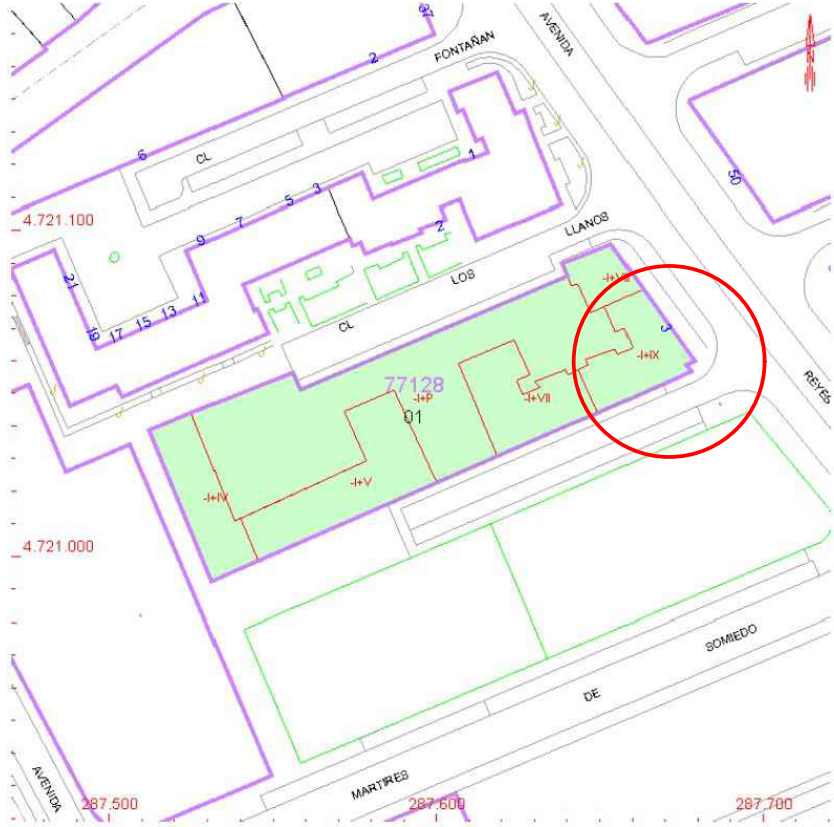


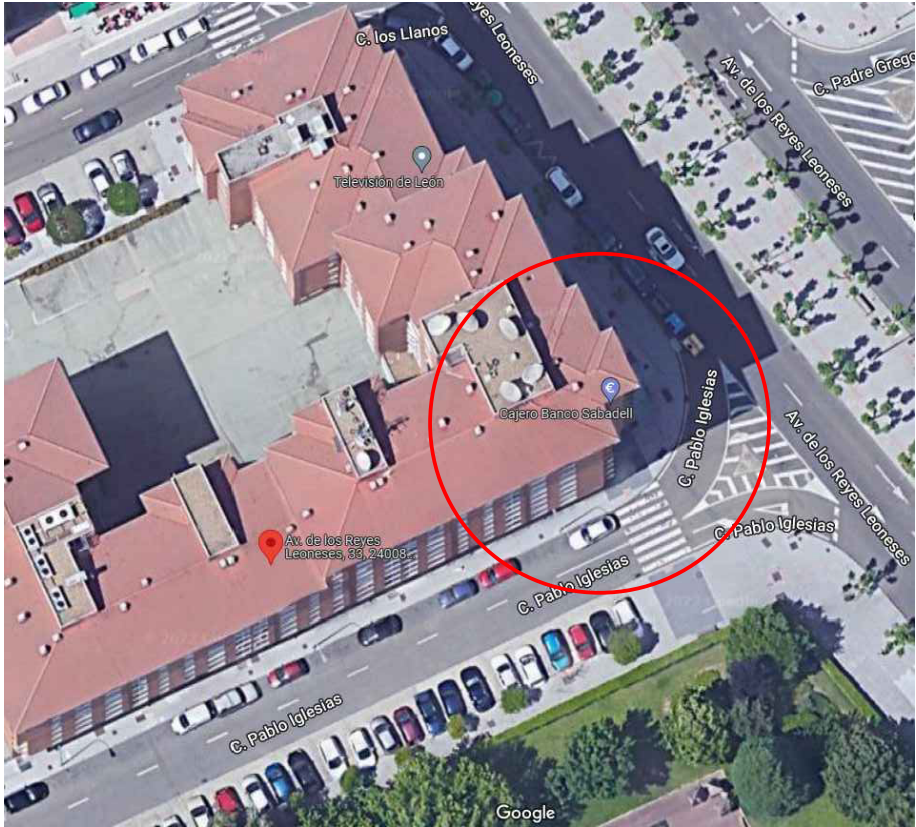

Coordenadas UTM:
X = 287.680
Y = 4.721.060

REFERENCIA CATASTRAL:
7712801TN8271N0005AY

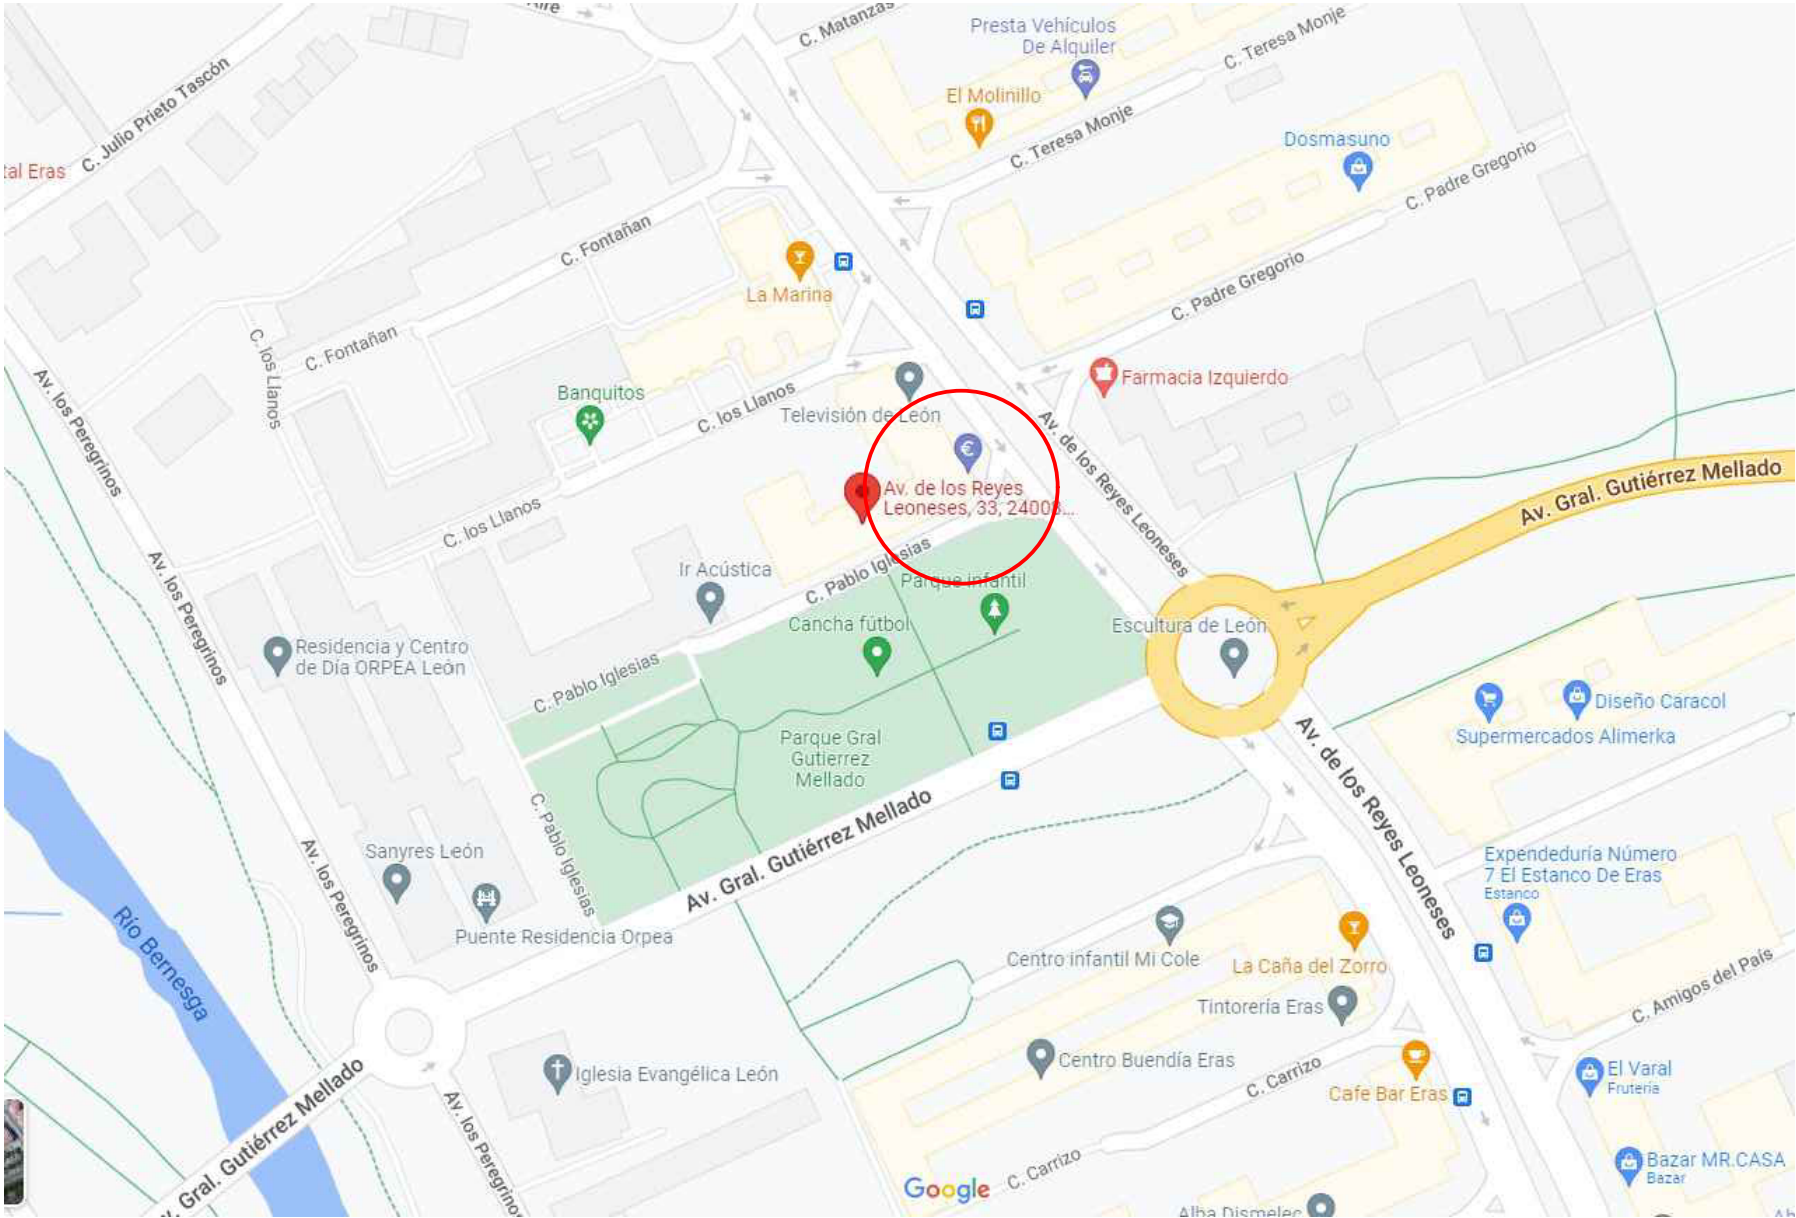

IMPLEMENTATION PROJECT
legalización de instalación eléctrica en mutua Intercomarcal en León

Drawing Name:
Emplazamiento

Scale:
varias A3

DAVID NOVIO | TREMP | ENGINEER COL. 24871

Situation:
C/ Avda Reyes Leoneses 33, c/ pablo iglesias 2, León


Date:
Noviembre 2022

Drawing number:

BT-01

DW: VM
RW: DN
APV: DN

Edition:
v1

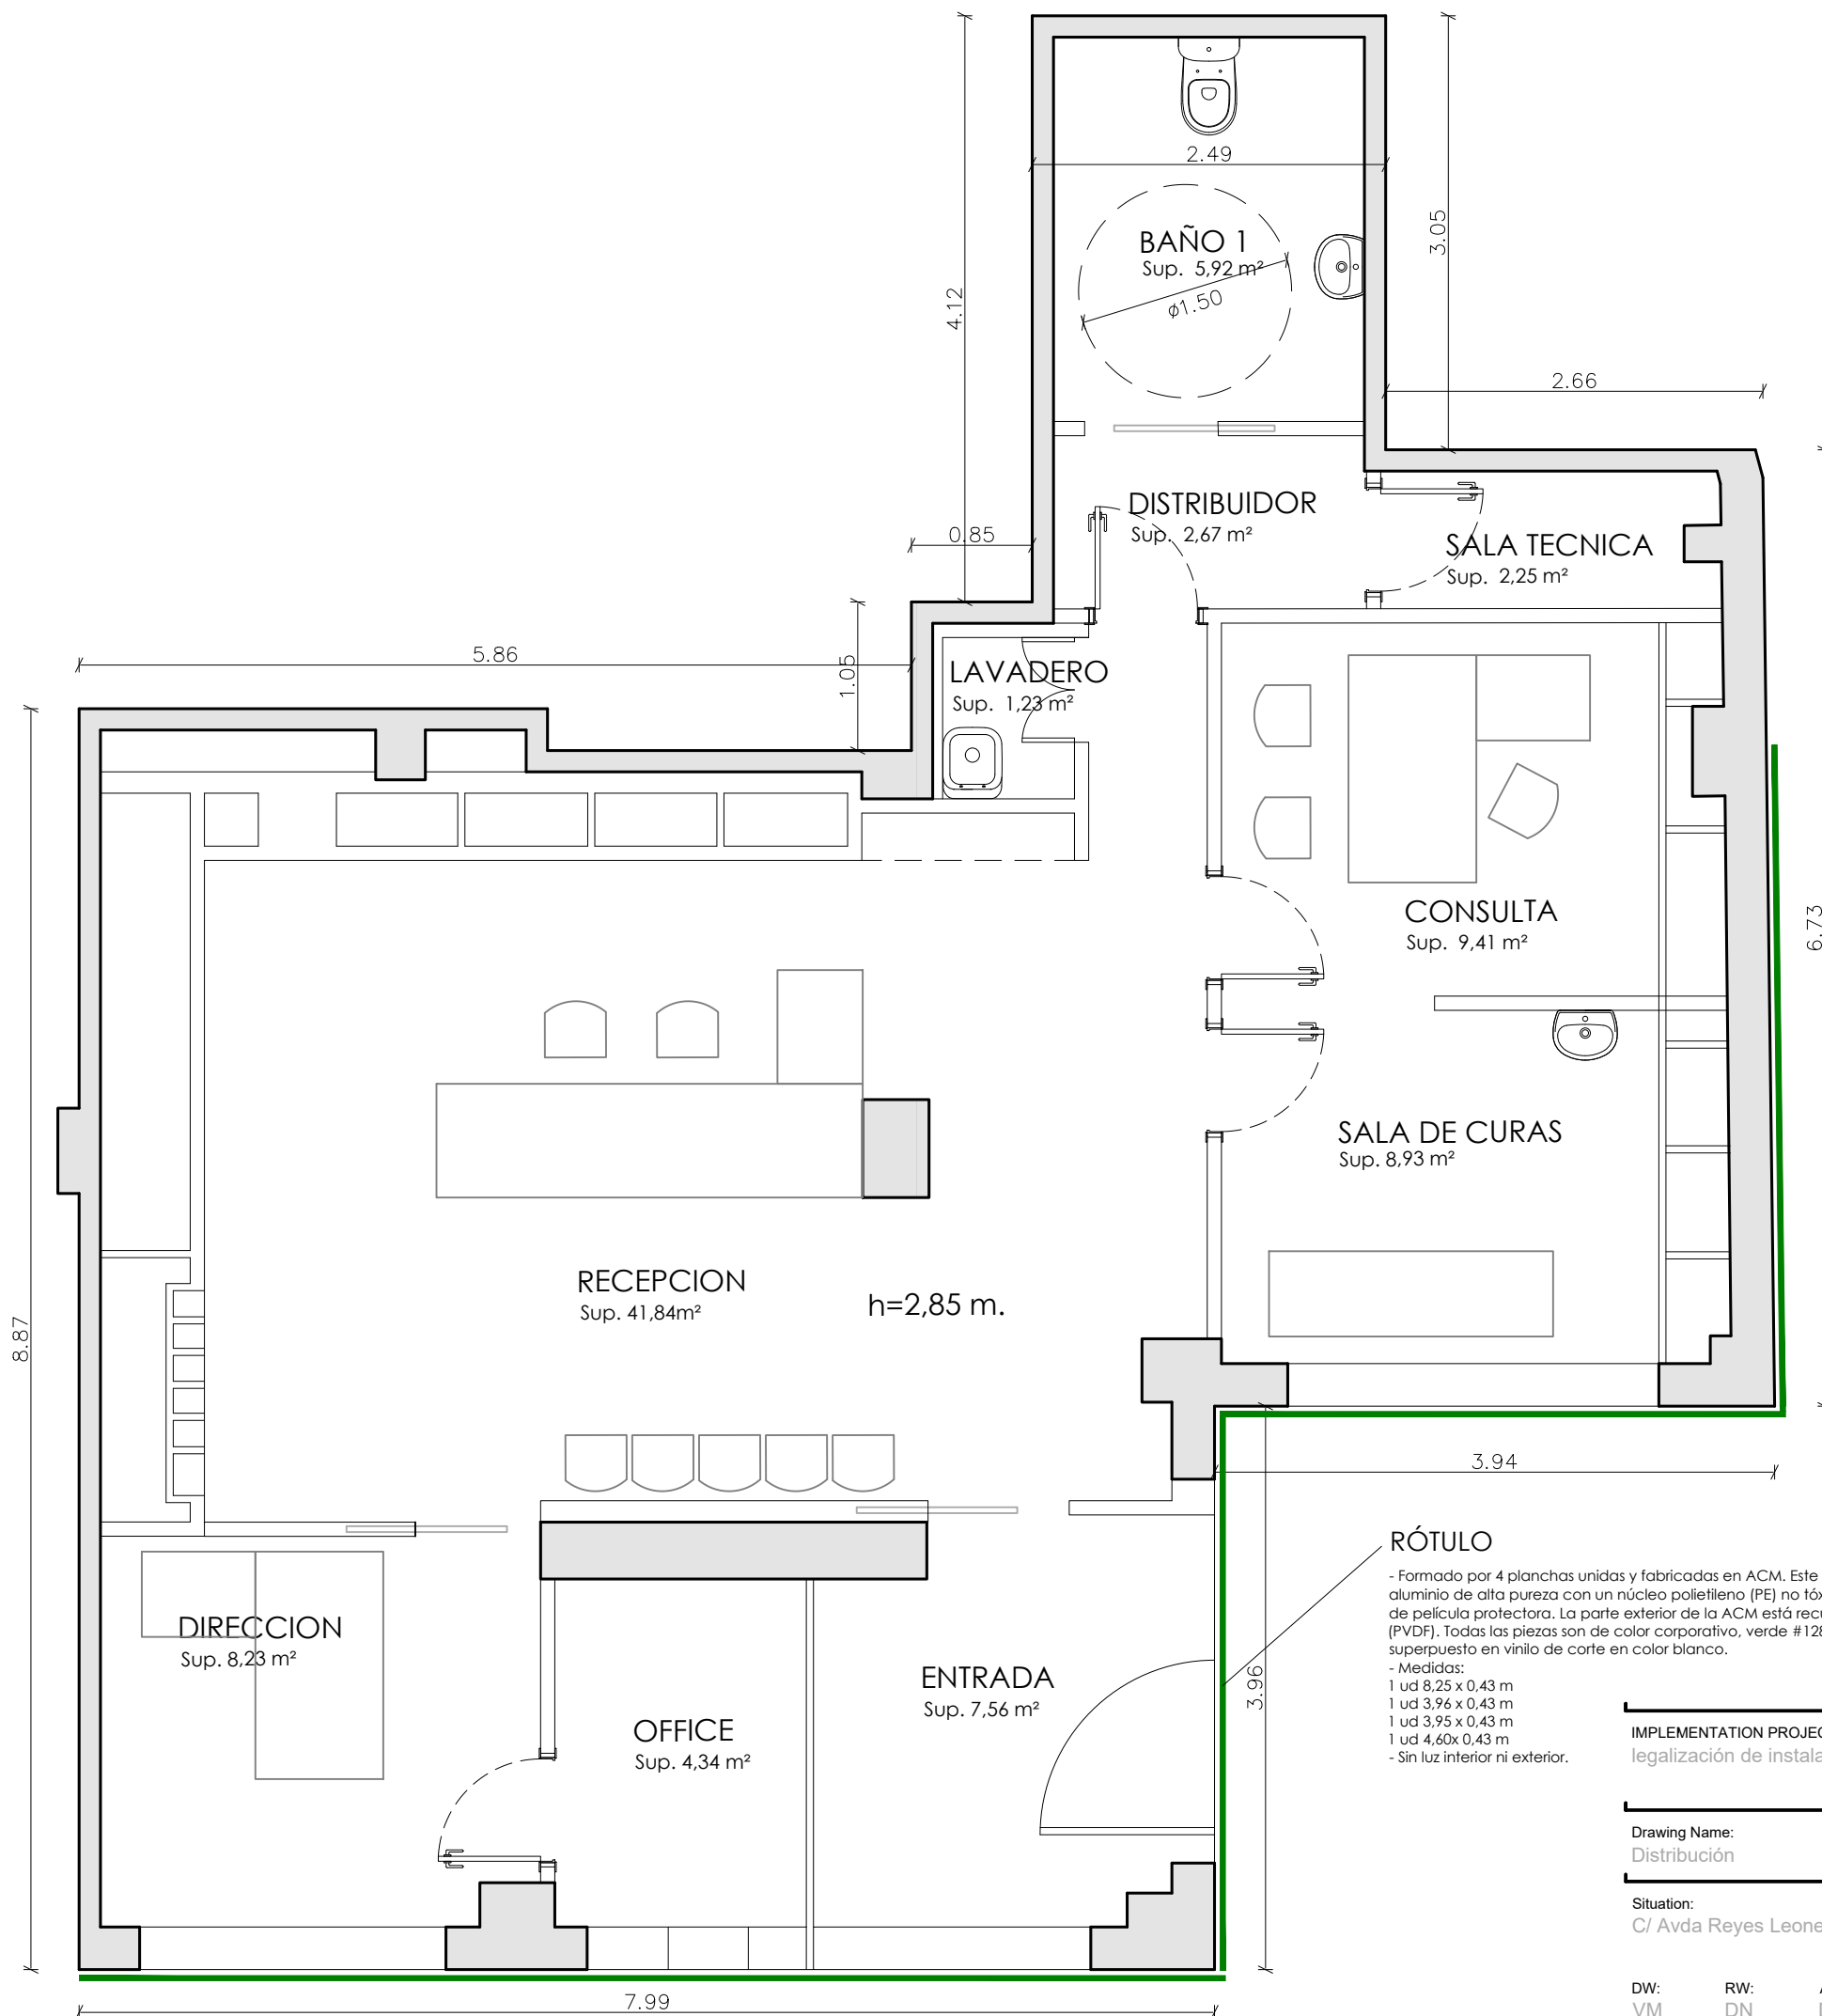

CUADRO SUPERFICIES	ÚTIL	CONSTR.
ENTRADA	7,56 m²	
RECEPCIÓN	41,84 m²	
DIRECCIÓN	8,23 m²	
OFFICE	4,34 m²	
SALA CURAS	8,93 m²	
CONSULTA	9,41 m²	
LAVADERO	1,23 m²	
DISTRIBUIDOR	2,67 m²	
SALA TÉCNICA	2,25 m²	
BAÑO 1	5,92 m²	
TOTAL	92,38 m²	100,00 m²



IMPLEMENTATION PROJECT
legalización de instalación eléctrica en mutua Intercomarcal en León

Drawing Name: Distribución
Scale: 1/50 A3

Situation: C/ Avda Reyes Leoneses 33, c/ pablo Iglesias 2, León


Date: Noviembre 2022

Drawing number:

BT-02

DW: VM
RW: DN
APV: DN

Edition: v1

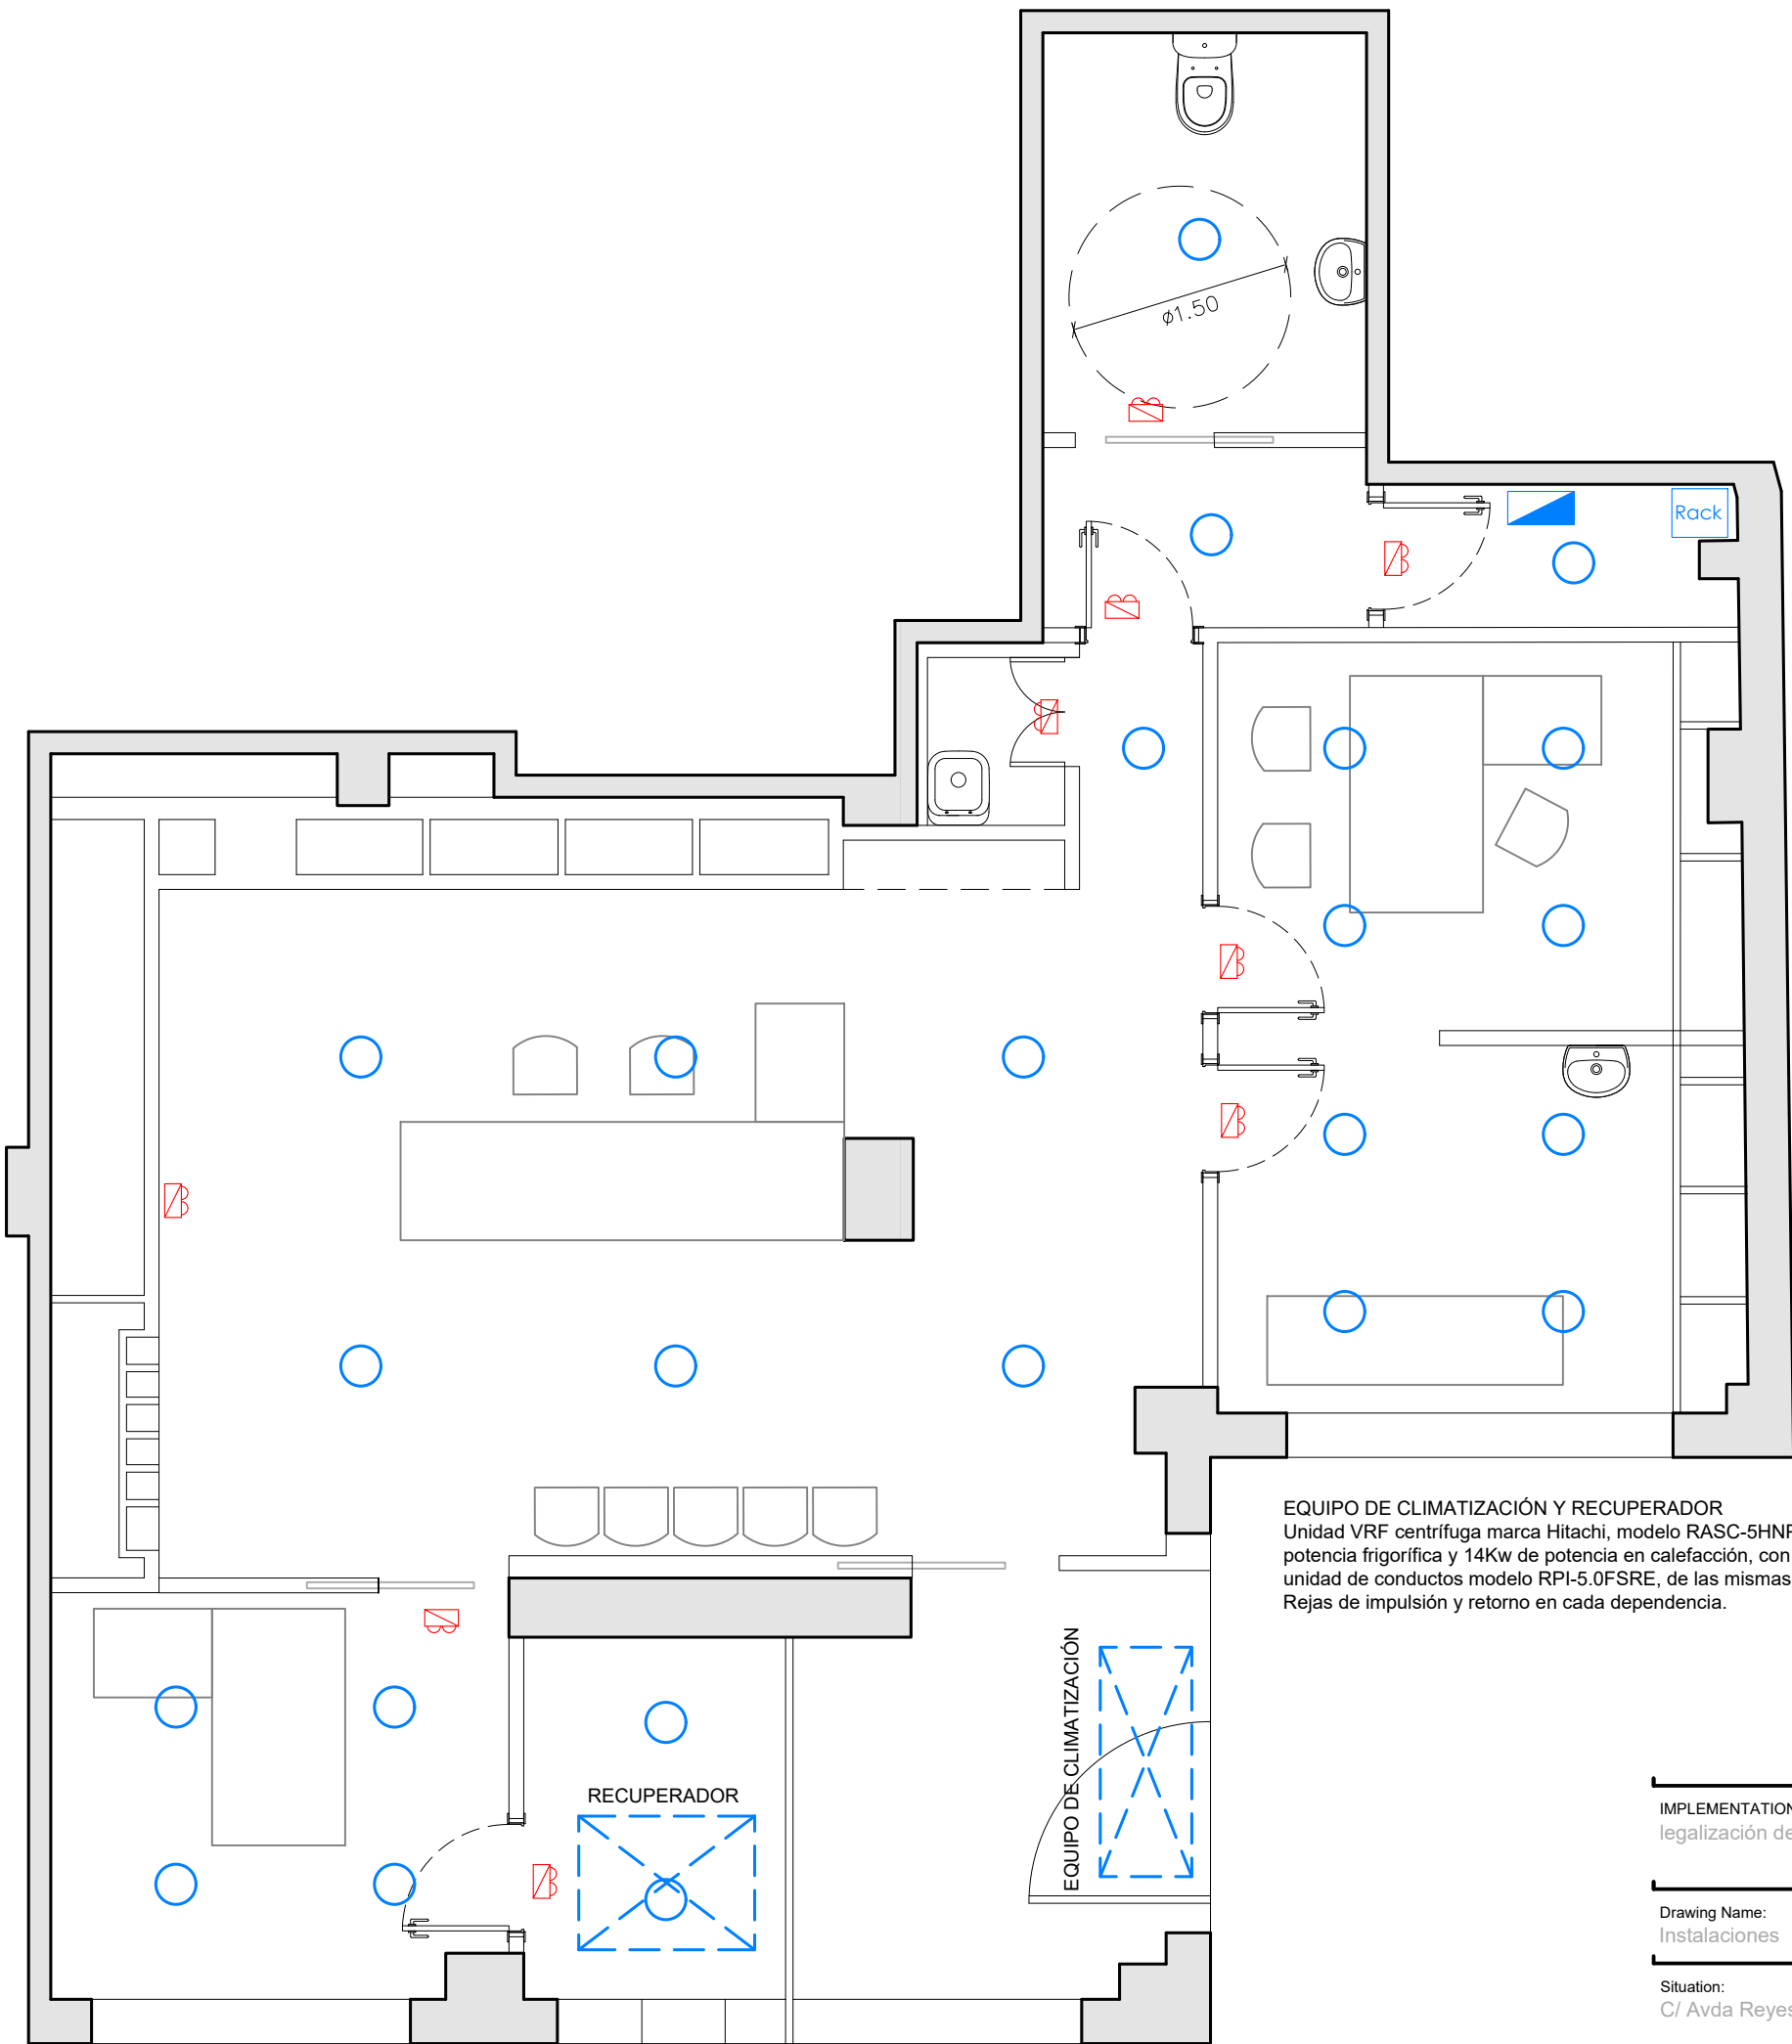

EQUIPO DE CLIMATIZACIÓN Y RECUPERADOR
Unidad VRF centrífuga marca Hitachi, modelo RASC-5HNPE, de 12kw de potencia frigorífica y 14Kw de potencia en calefacción, con una única unidad de conductos modelo RPI-5.0FSRE, de las mismas potencias. Rejas de impulsión y retorno en cada dependencia.

INSTALACIONES	
	CUADRO GENERAL DE DISTRIBUCIÓN
	Downlight LED 18 w
	EMERGENCIA



IMPLEMENTATION PROJECT
legalización de instalación eléctrica en mutua Intercomarcal en León

Drawing Name: Instalaciones
Scale: 1/50 A3

Situation: C/ Avda Reyes Leoneses 33, c/ pablo Iglesias 2, León

Date: Noviembre 2022

Drawing number:

BT-03

DW: VM
RW: DN
APV: DN

Edition: v1

DAVID NOVIO I TREMP | ENGINEER COL. 24871

